


SE RESERVA LA PROPIEDAD DE ESTE ELABORADO CON PROHIBICIÓN DE REPRODUCIRLO, COPIARLO, DISTRIBUIRLO, OTRA FIRMA O REALIZAR SU PROPIA AUTOMATIZACIÓN.

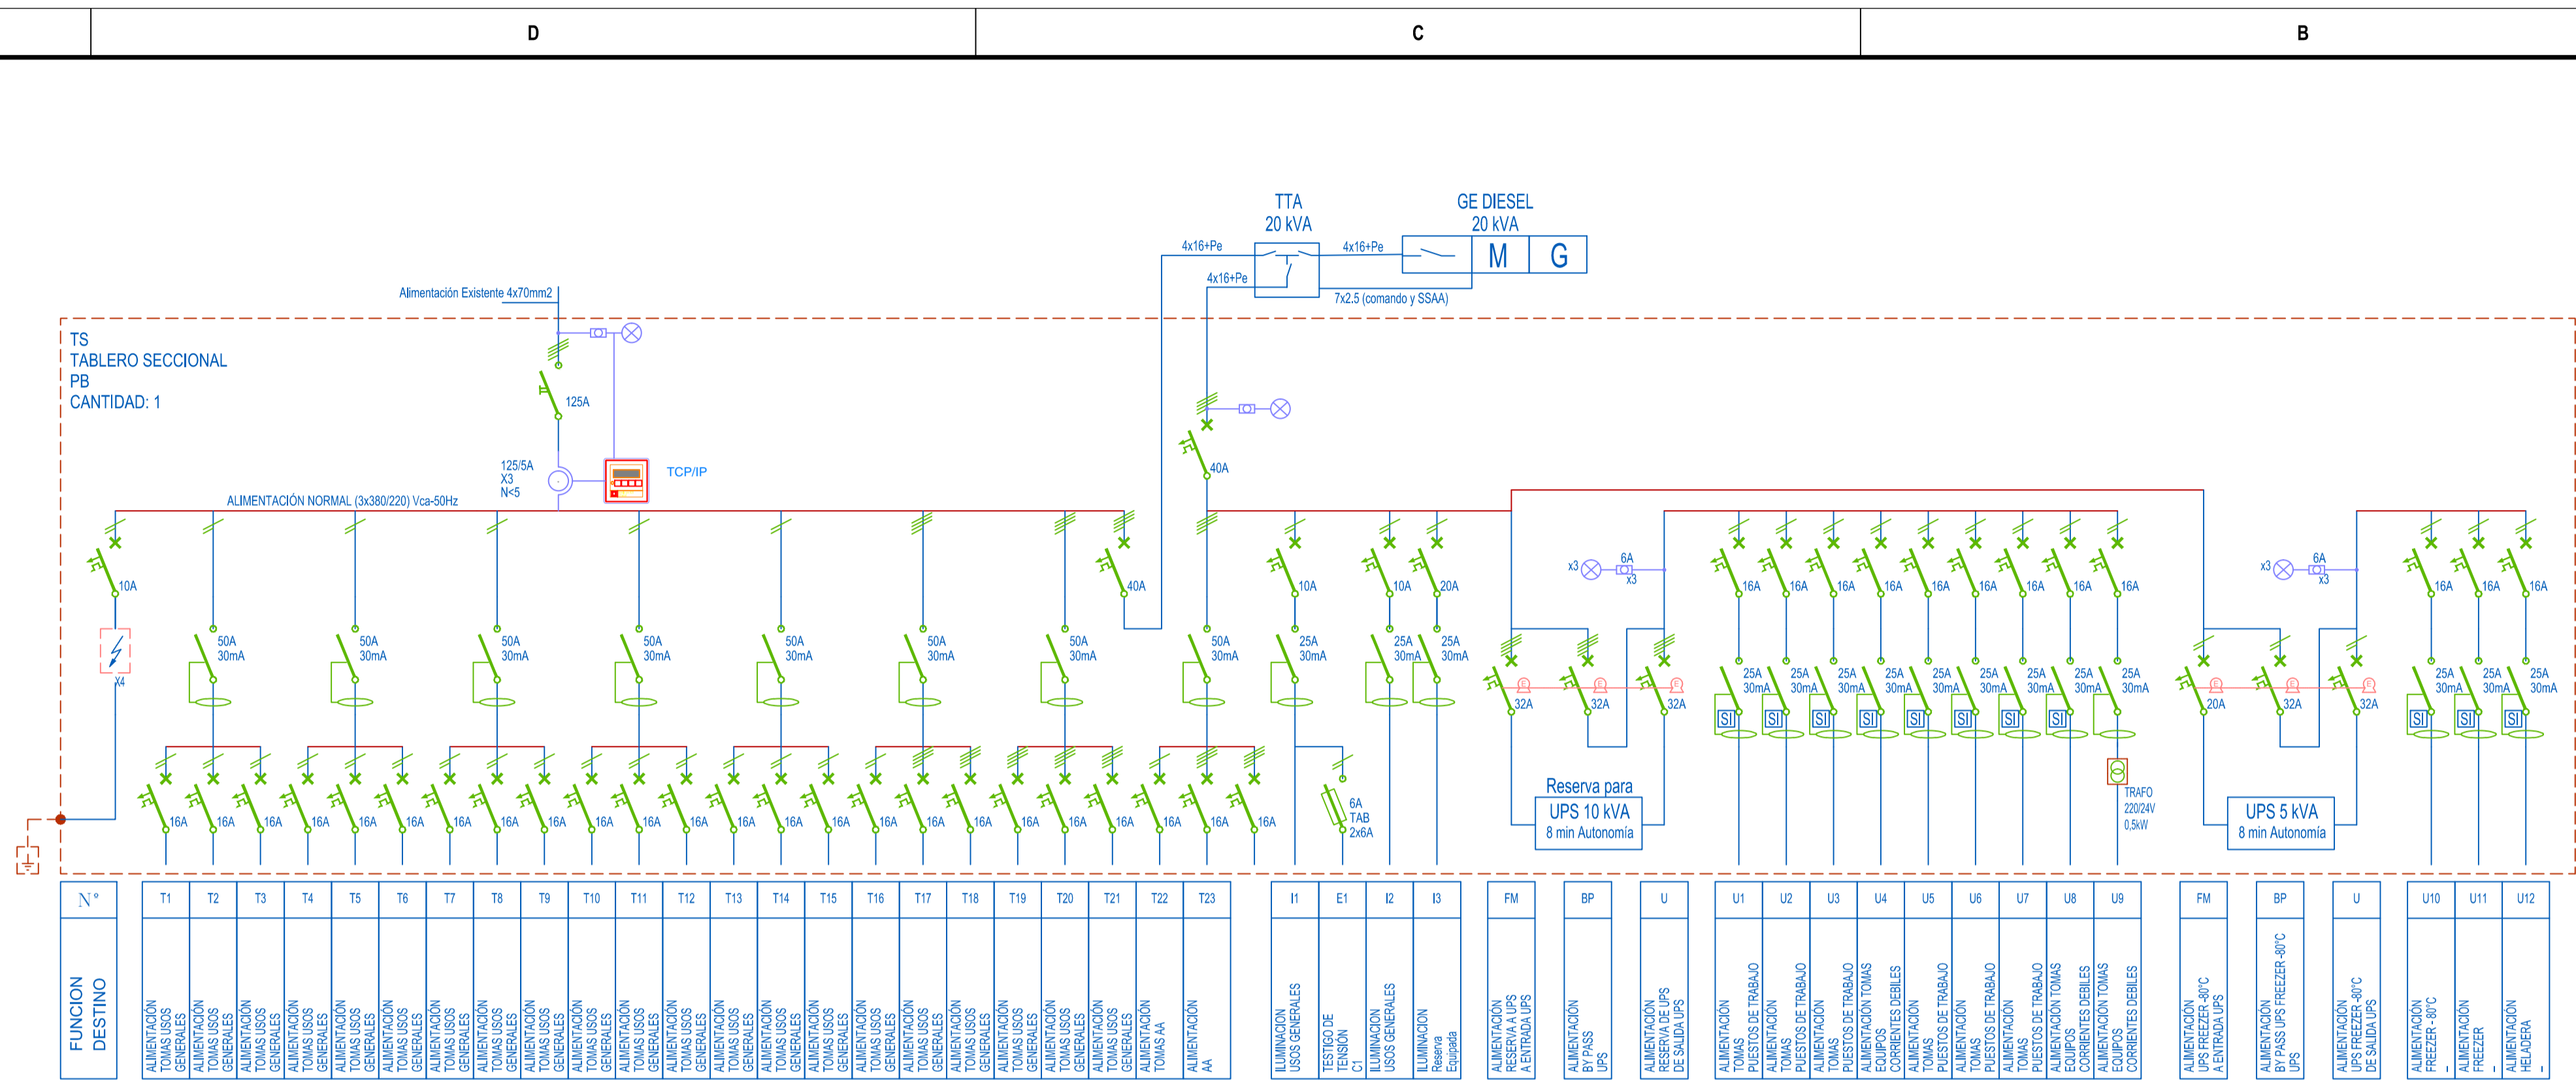

REFERENCIAS



ADECUACION EDIFICIO NANO ATELLIER

OBSERVACIONES	FECHA	EMISION

MASTER PLAN UNIVERSITARIO  
DE LA FUENTE Fabian, PIERONI Raul,  
RADDAVERO Guillermo, OGHIEVSKI Marta . arquitectos

PROYECTO EDILICIO / PROYECTISTA  
**GERENCIA DE INFRAESTRUCTURA**

DIRECCION DE OBRA  
ANTONELLI Yanina . arquitecto

INSTALACIONES EMISION  
NOVIEMBRE 2020

INSTALACION ELECTRICA  
UNIFILAR DE TABLEROS

PLANO N°  
IE 03

PROYECTO	FECHA	PROYECTO	REVISO	REVISION	CALCULO	DIBUJO	FECHA	DIBUJO
ESCALA 1:75								
			ESTADO DOCUMENTO					ARCHIVO

